
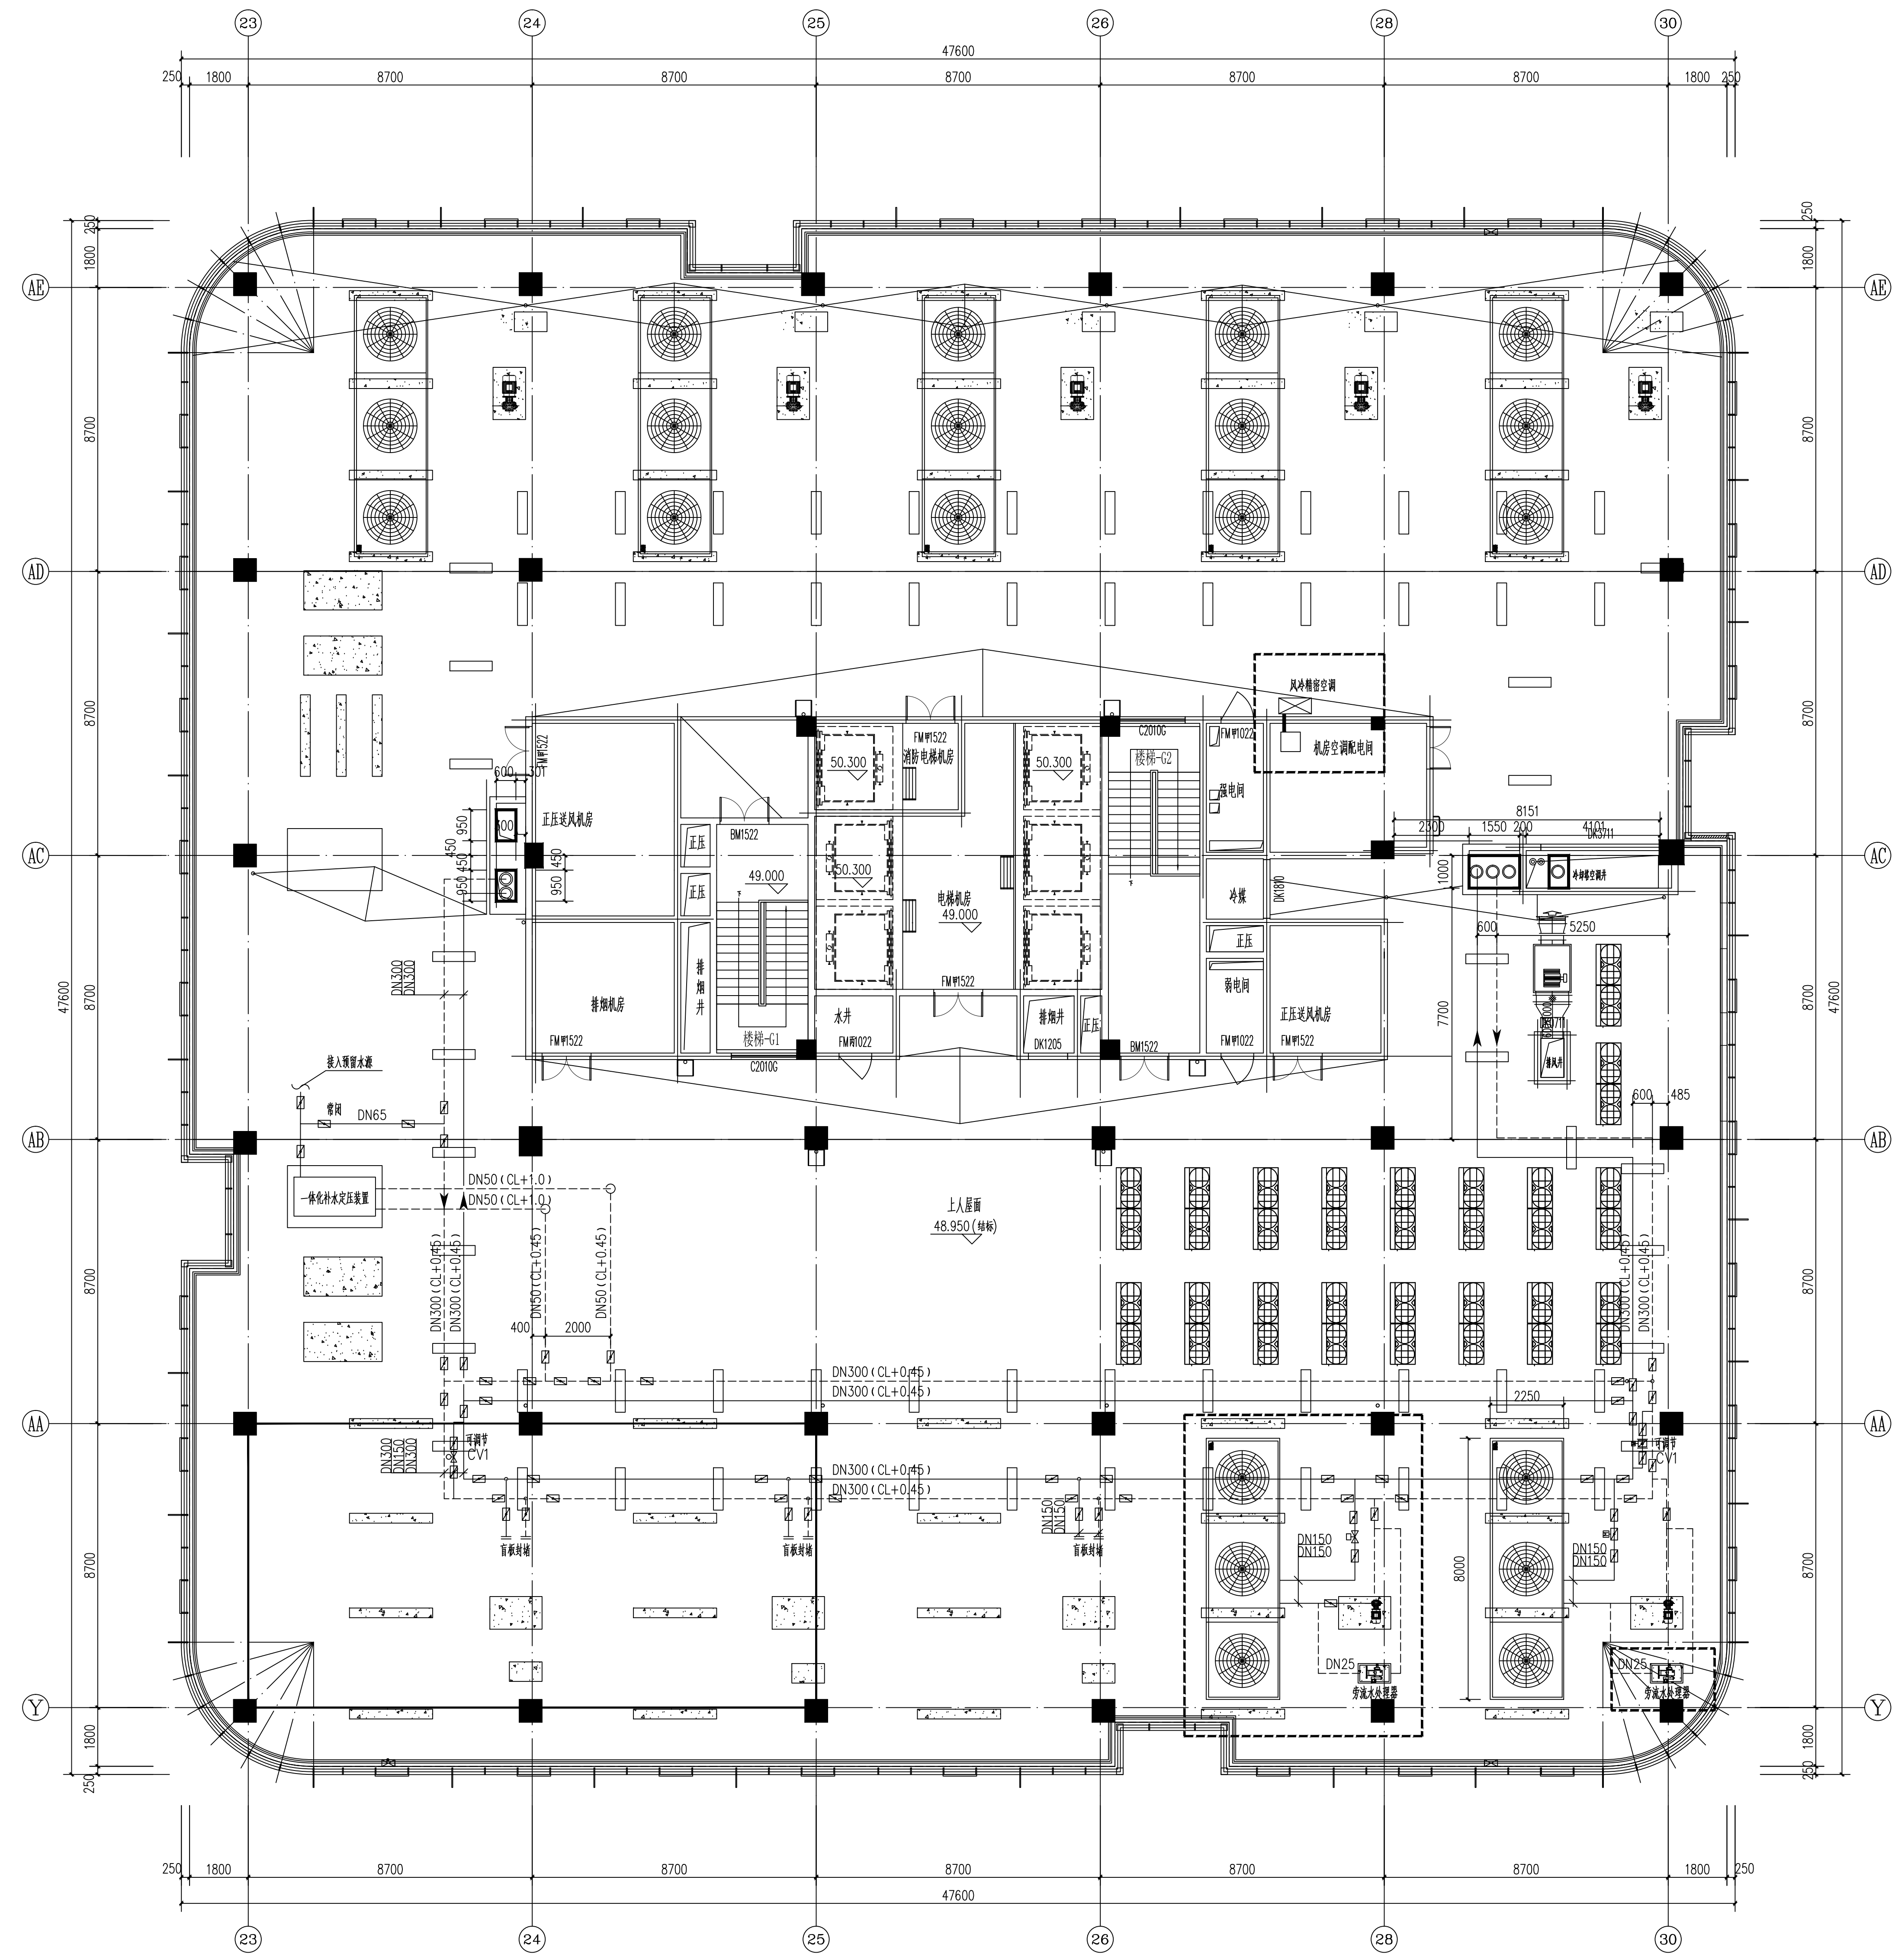


图例

— LG —	15°C冷却水管		止回阀
— LH —	21°C冷却水回水管		蝶阀
	球阀		水表
	截止阀		金属软连接
	静音手阀		橡胶软连接
	温度传感器		压力表
	流量开关		温度计
	压力传感器		流量计
	压差传感器		流量计
	橡胶软连接		电动控制阀
	电动控制阀		电动控制阀
	电动控制阀		电动控制阀
	自动排气阀		电动控制阀
	Y型过滤器		电动控制阀
	水泵		电动控制阀
	橡胶软连接		电动控制阀
	截止阀		电动控制阀

空调冷源系统图

批准	王超	单位	mm	中通服咨询设计研究院有限公司 CHINA INFORMATION CONSULTING & DESIGNING INSTITUTE CO., LTD.	设计证书编号 A132003592
审定	王超	比例			空调冷源系统图
审核	王超	日期	2023.12	图号	TX0003-005
设计	王超	设计阶段	一阶段		

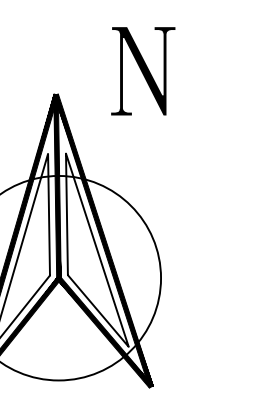


十层顶空调水系统平面图

批准	陈华伟	单位	mm	中通服咨询设计研究院有限公司 CHINA INFORMATION CONSULTING & DESIGNING INSTITUTE CO., LTD.	设计证书编号 A132003592
审定	陈华伟	比例			十层顶空调水系统平面图
审核	王超	日期	2023. 12	图号	TX0003-006
设计	王超	设计阶段	一阶段		







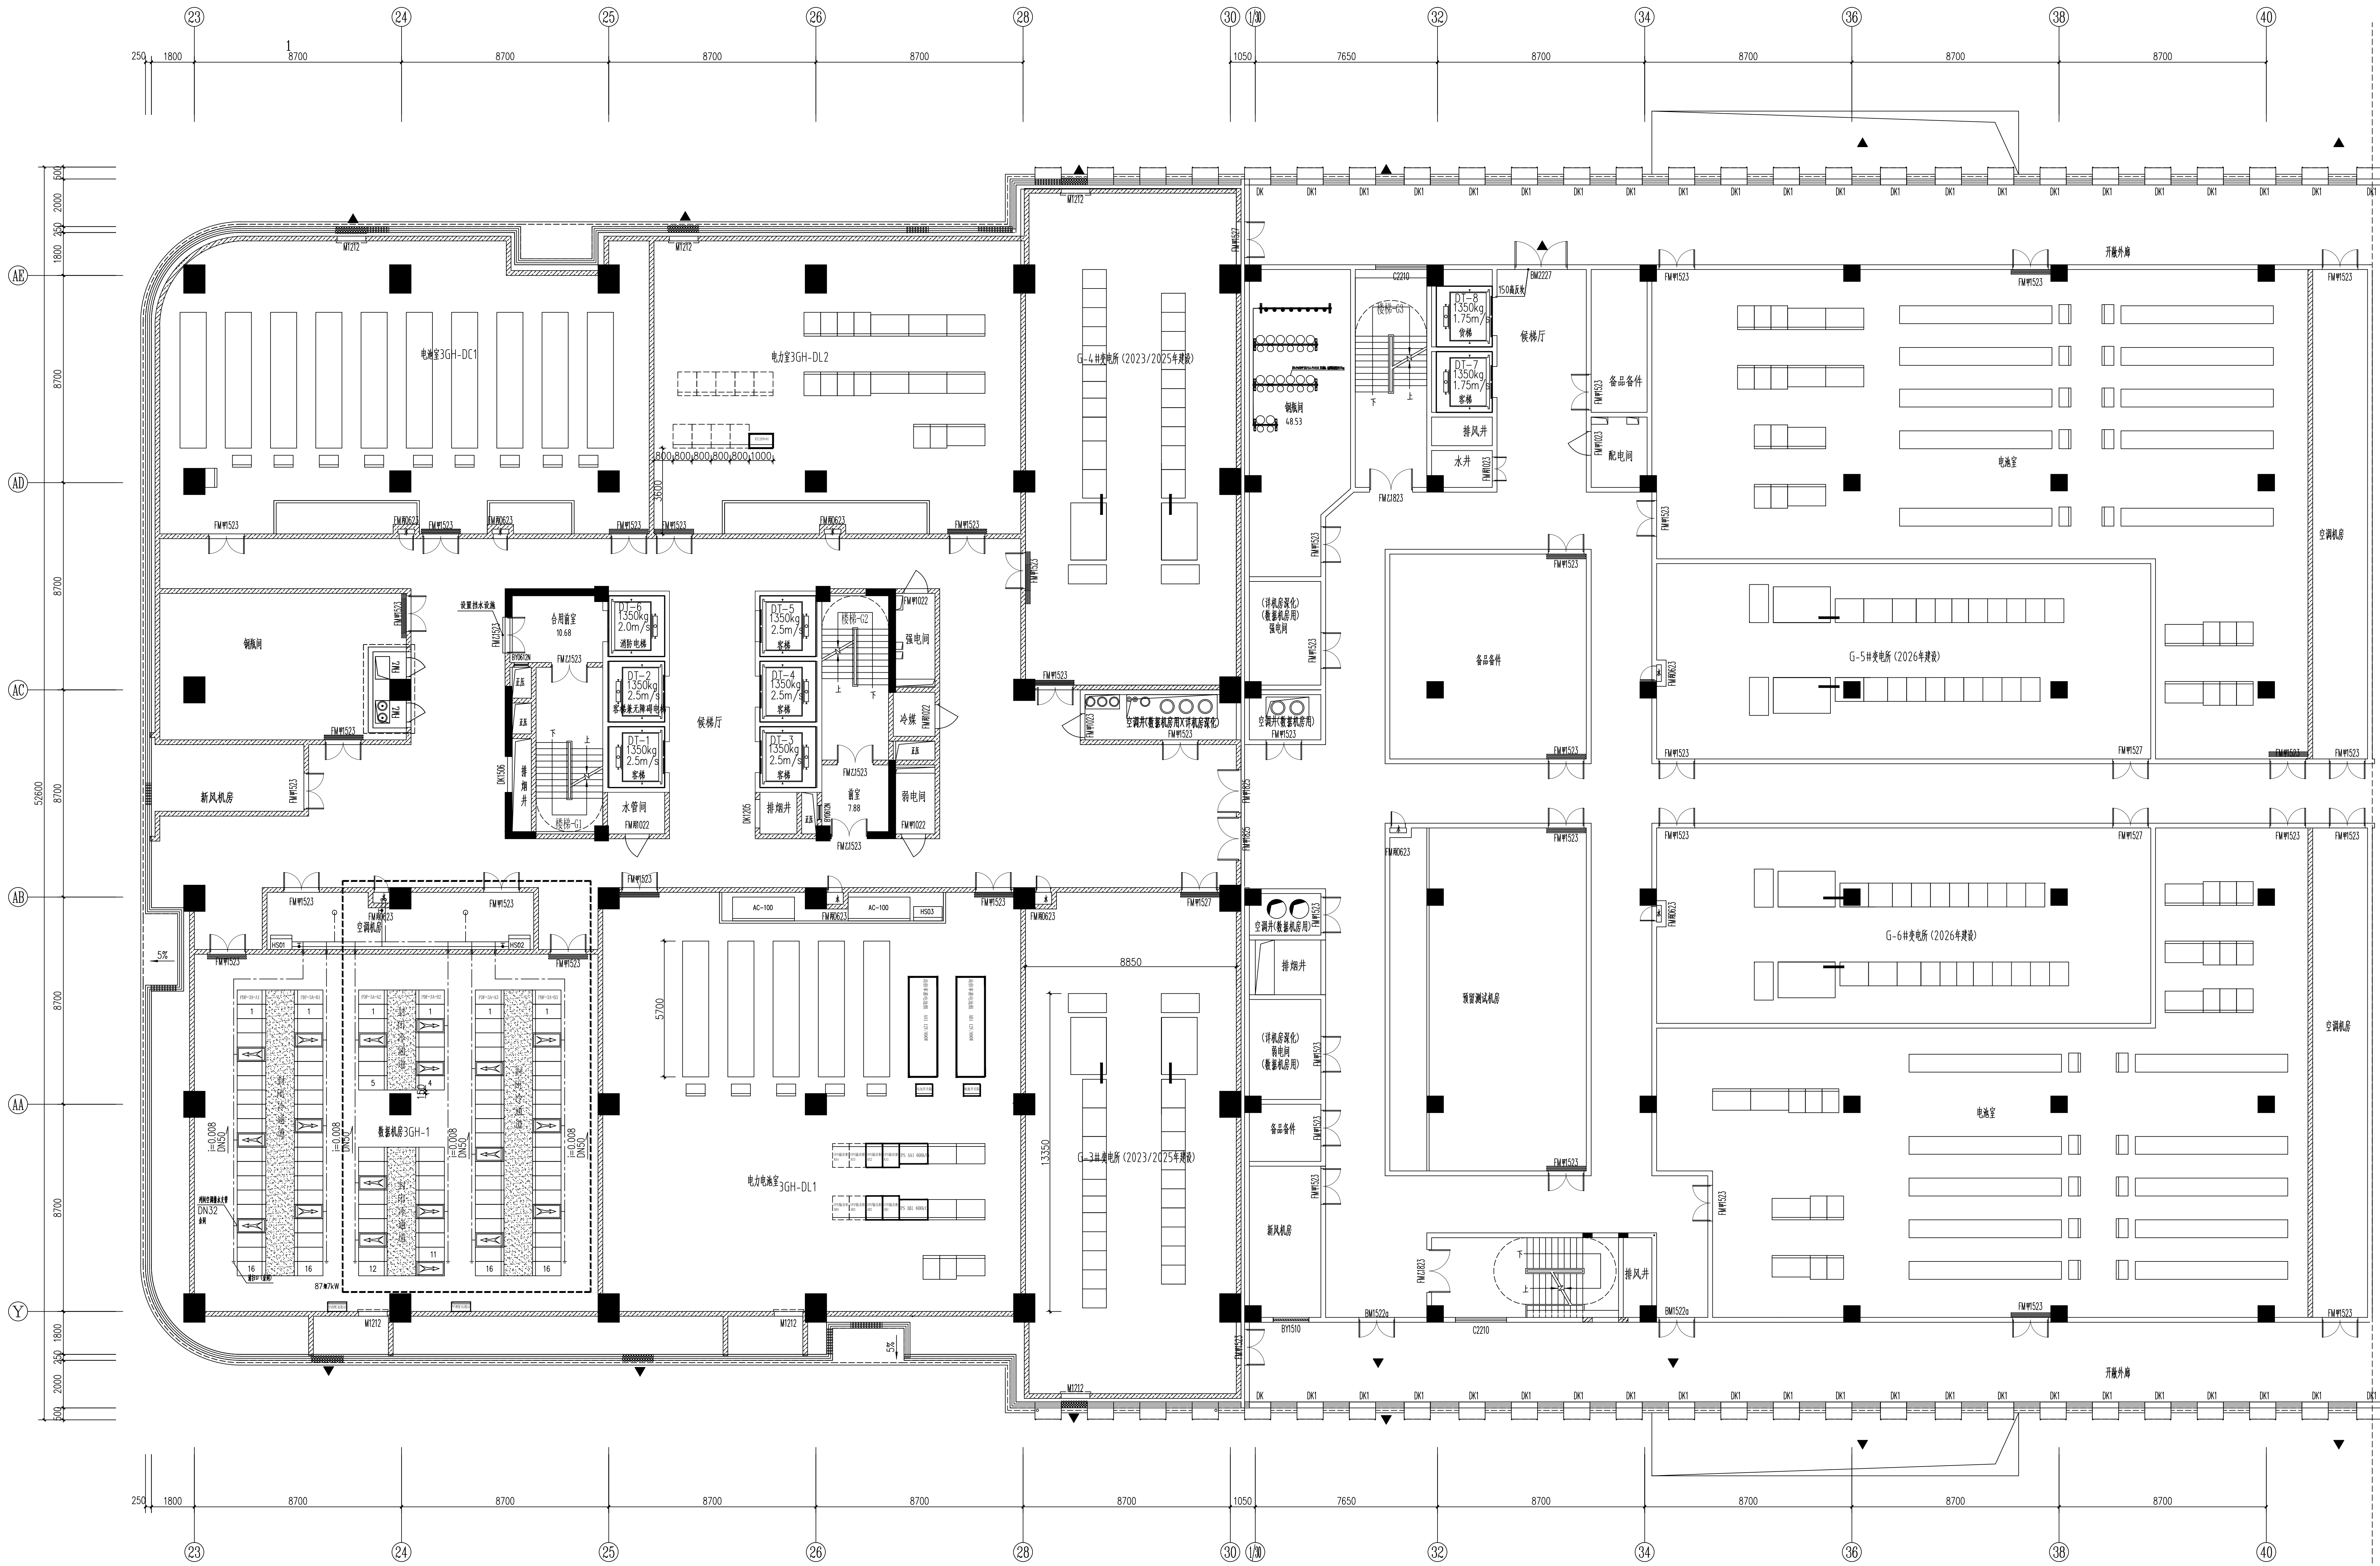


三层加湿排水平面图

批准	陈华	单位	mm	 <b>中通服咨询设计研究院有限公司</b> CHINA INFORMATION CONSULTING & DESIGNING INSTITUTE CO., LTD.	设计证书编号 A132003592
审定	张	比例			三层加湿排水平面图
审核	王	日期	2023.12	图号	TX0003-011
设计	王	设计阶段	一阶段		